

令和8年度福田屋内スポーツセンター外1施設下水道用減算メーター取替修繕仕様書

- 1 施 工 場 所 福田屋内スポーツセンター(磐田市南島393番地1)
 磐田温水プール(磐田市刑部島274番地3)
- 2 施 工 期 間 契約締結日の翌日から令和8年10月30日(金)まで
- 3 現 場 作 業 日 以下の各施設の休館期間に施工を実施し、完了すること。
福田屋内スポーツセンター：令和8年10月5日～令和8年10月9日
磐田温水プール：令和8年10月19日～令和8年10月30日
詳細については担当監督員、指定管理者と協議のうえ決定する。
- 4 作 業 内 容 【令和8年度福田屋内スポーツセンター外1施設下水道用減算メーター取替修繕】

【福田屋内スポーツセンター】

別紙位置図参照

電磁式水道メーター SU75-KN	1 個
既設80A量水器撤去作業費	1 個
新設80A量水器取付作業費	1 個
消耗材・雑材	1 式
現場雑費	1 式

電磁式水道メーター SU40-KS	1 個
既設40A量水器撤去作業費	1 個
新設40A量水器取付作業費	1 個
消耗材・雑材	1 式
現場雑費	1 式
諸経費	1 式


【磐田温水プール】

別紙位置図参照

水道メーター 50mm PDY50	1個
水道メーター 40mm PDY40	2個
既設メーター取外し、管内水抜き、 処分、取替、通水、エアー抜き点検	一式

上記の型番については参考型番である。
更新するメーターは検定合格品であること。

- 5 そ の 他 この仕様書の定めがない事項及び疑義が生じた際は、業務実施者と業務依頼者で協議して定める

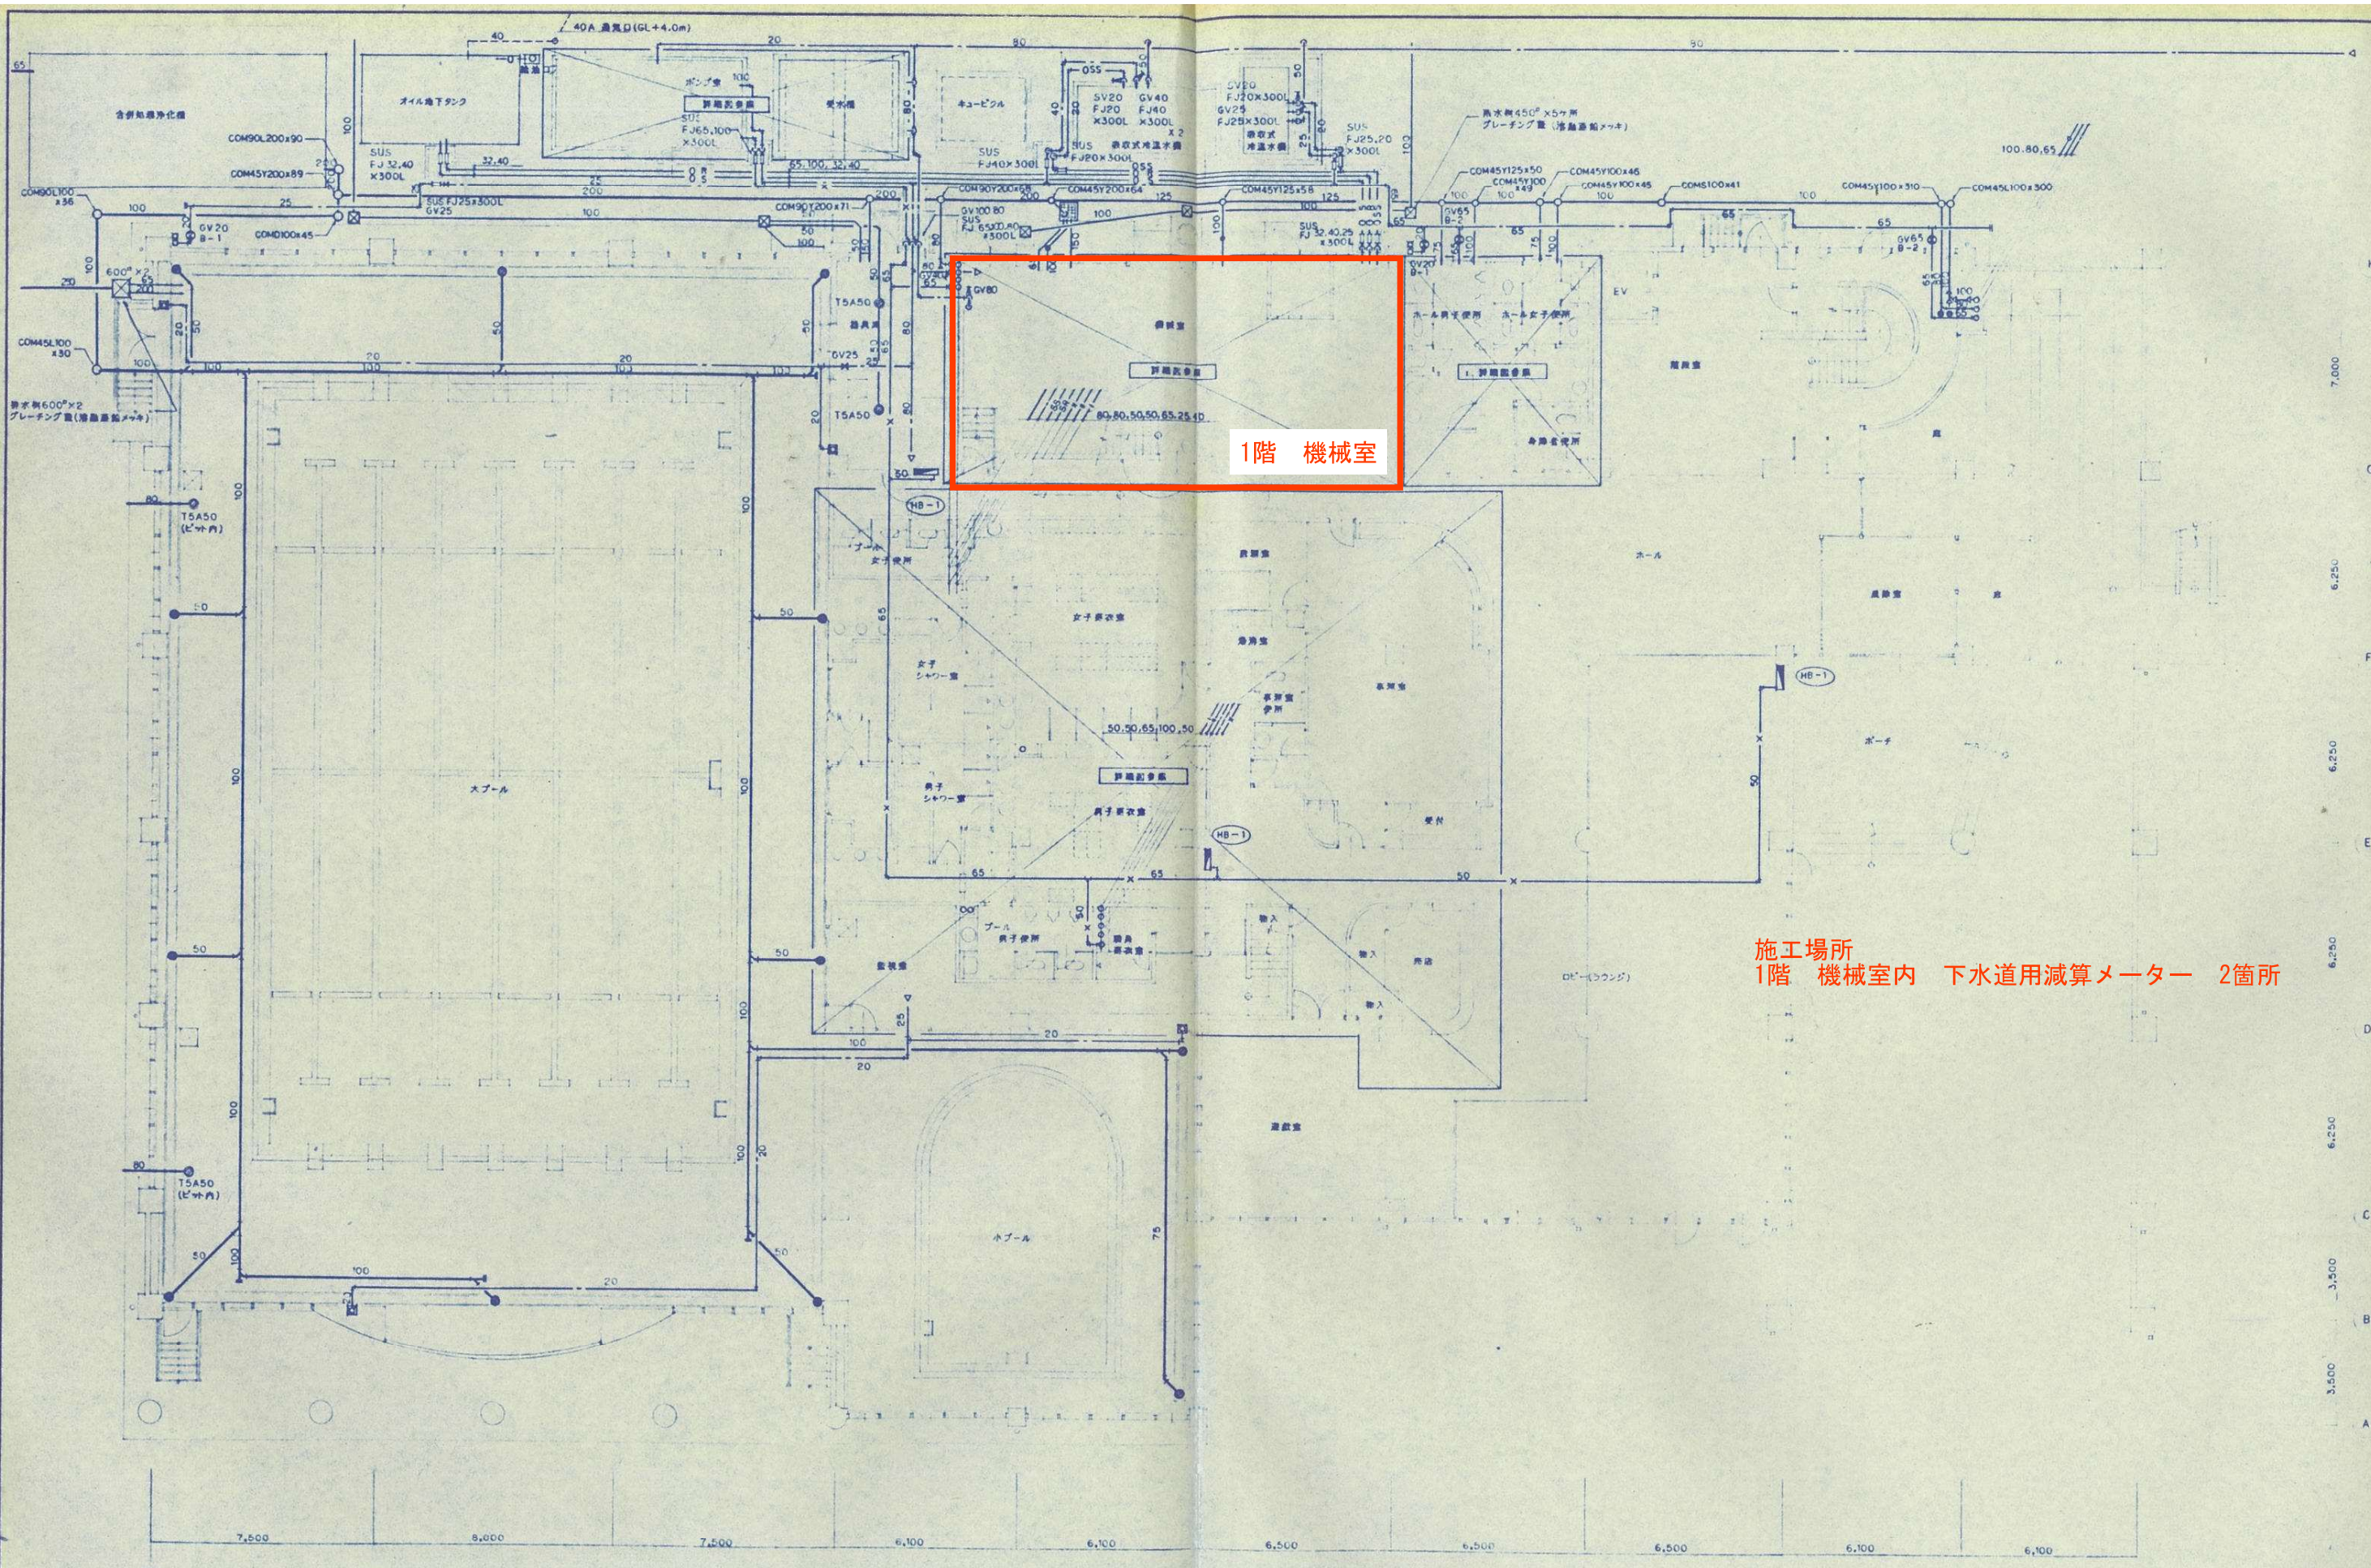

1階 機械室

施工場所
1階 機械室内 下水道用減算メーター 2箇所

福田屋内スポーツセンター

1階平面図

令和8年度福田屋内スポーツセンター外1施設
下水道用減算メーター取替修繕

平成6年度 福田町体育施設新築 (機械設備)
(仮称) オリンピアードプラザ

工事設計図

TITLE
SCALE 1/100

DRAW CHECK DATE
1994.08


NO
M-29

下水道減算メーター 80A

下水道減算メーター 40A


機械室配管詳細図 1/50

カオリメーター 50A(電子式) センサー、検算装置
EHTW0505-EC-28B 相島

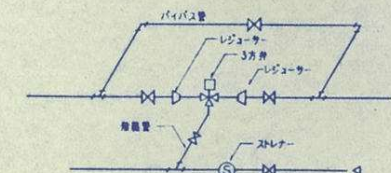

(注) ストレーナー及び流り主線のGVは、主線と同一寸法とし、
バイパス管、検算管及び、両端GVは3方弁の標準寸法と
同様とする。

3方弁装置 組立て要領

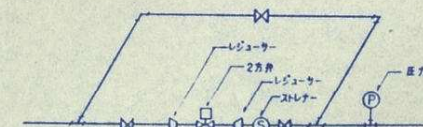

(注) 圧力計は、検算用のみとする。
GV及びストレーナーは、主線と同様とする。

2方弁装置 組立て要領

福田屋内スポーツセンター

機械室地下配管詳細図 1/50

機械室詳細図




既設減算メーター 50 A
検満期限：令和 4 年 11 月

福田屋内スポーツセンター

令和 8 年度
福田屋内スポーツセンター外 1 施設
下水道用減算メーター取替修繕
現場状況写真



既設減算メーター 40 A
検満期限：令和 4 年 11 月

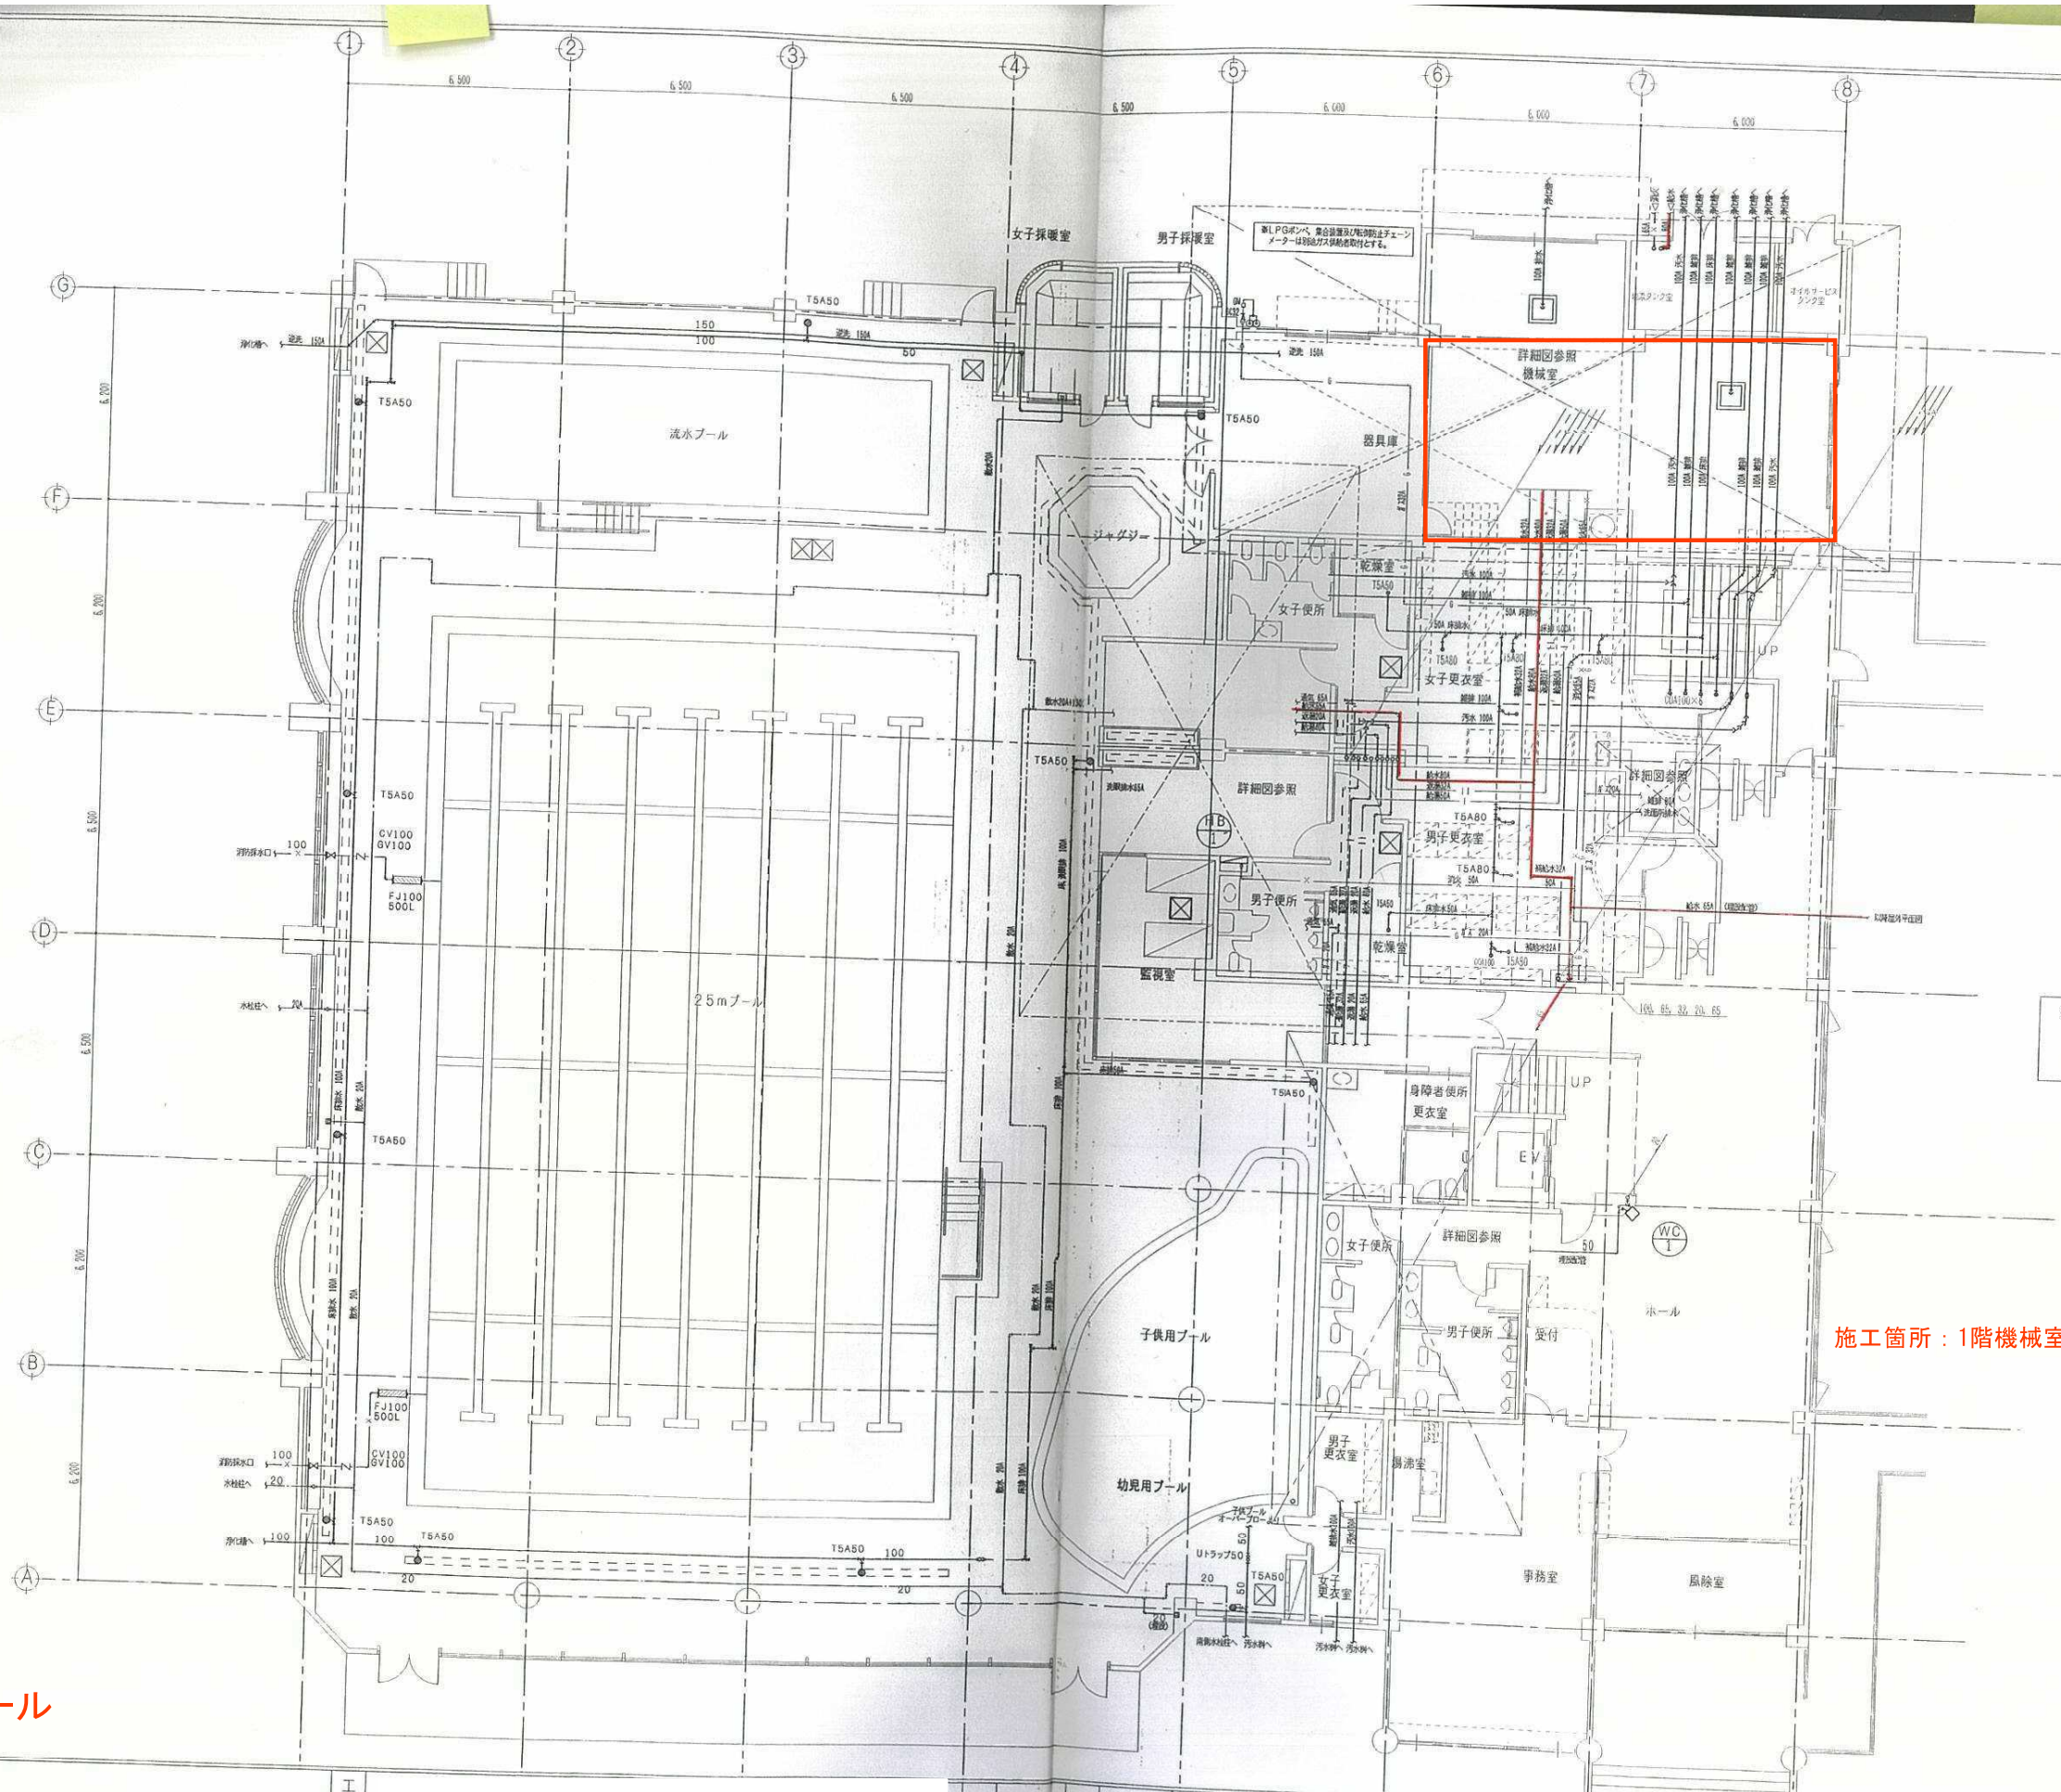


注記
—— はヒット内及び強送配管を示す。
—— は天井配管を示す。

磐田温水プール

施工箇所：1階機械室 下水道用減算メーター3箇所




図名	衛生設備 1階平面図	工事名	令和8年度福田屋内スポーツセンター外1施設 下水道用減算メーター取替修繕			図番	7 57	縮尺	1 100	設計	製図	所長	DATE
----	------------	-----	---	--	--	----	---------	----	----------	----	----	----	------

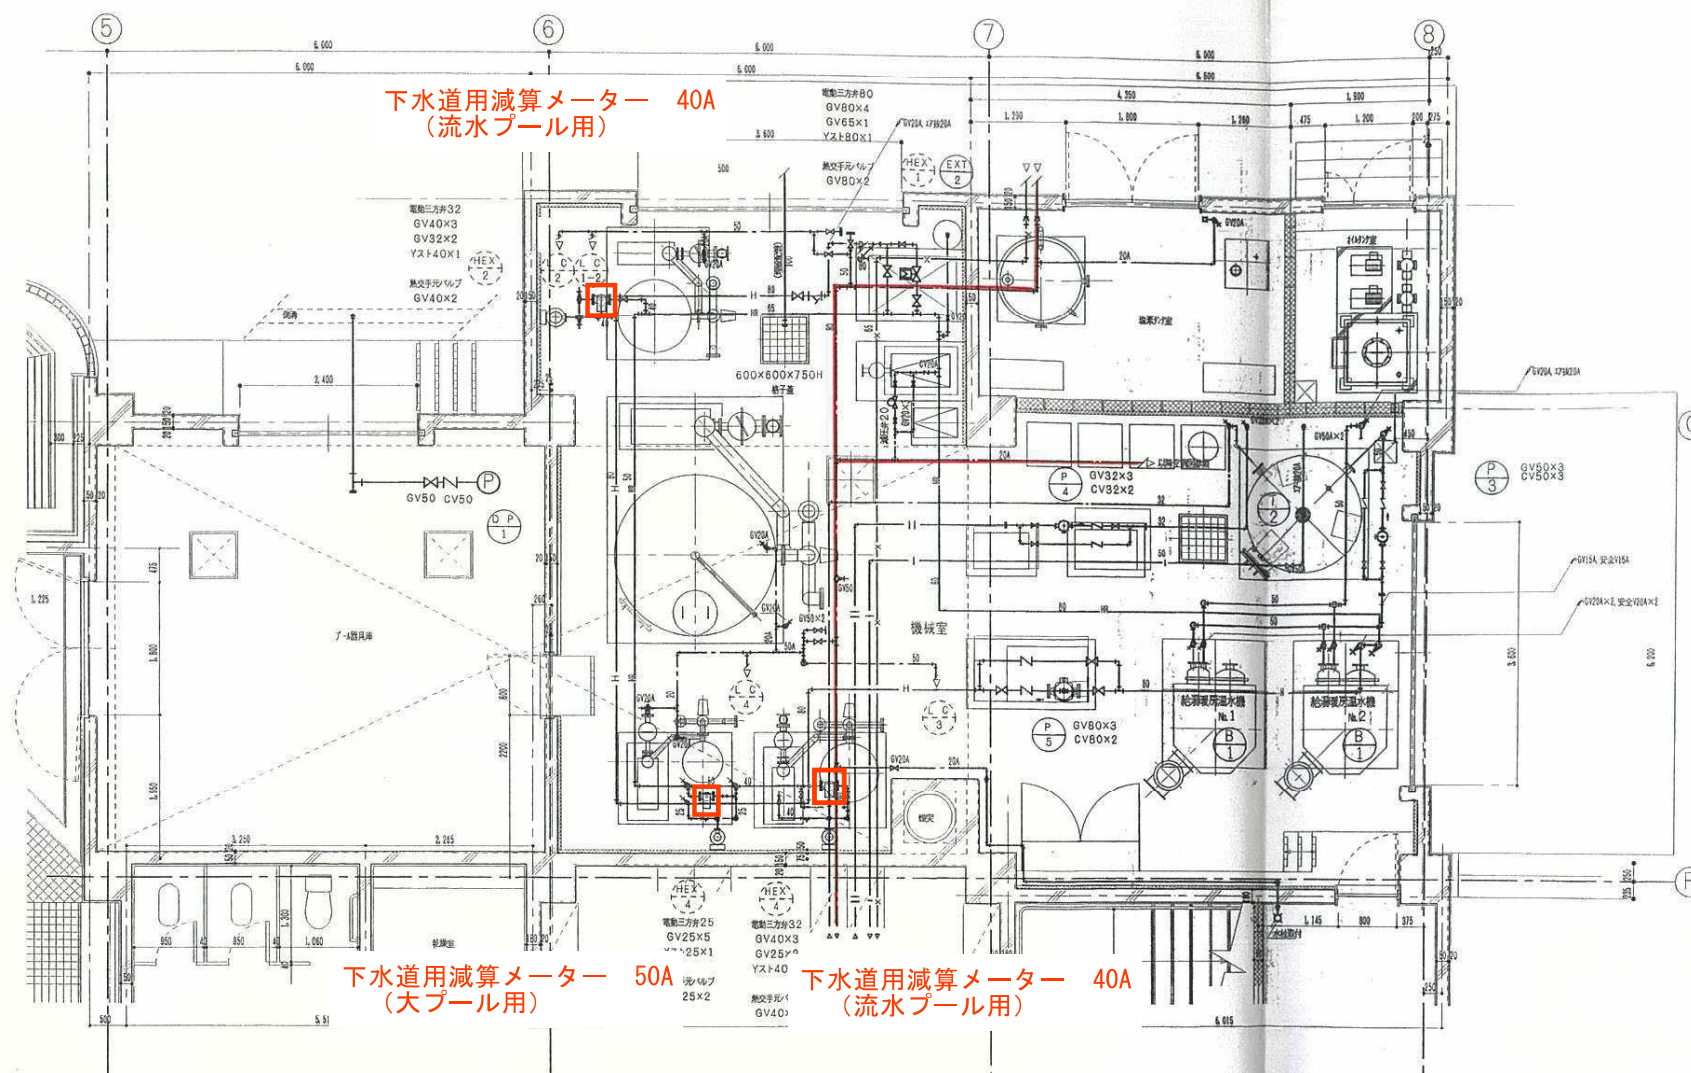

下水道用減算メーター 40A
(流水プール用)


下水道用減算メーター 50A
(大プール用)

下水道用減算メーター 40A
(流水プール用)

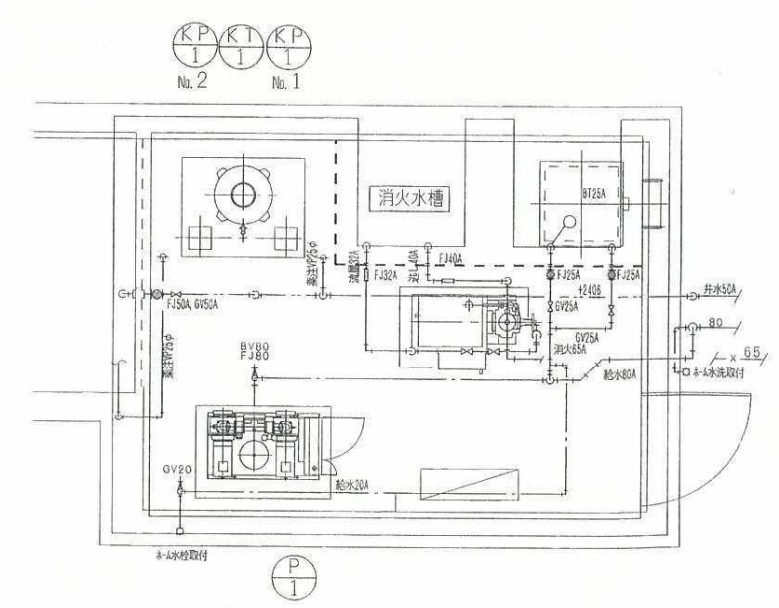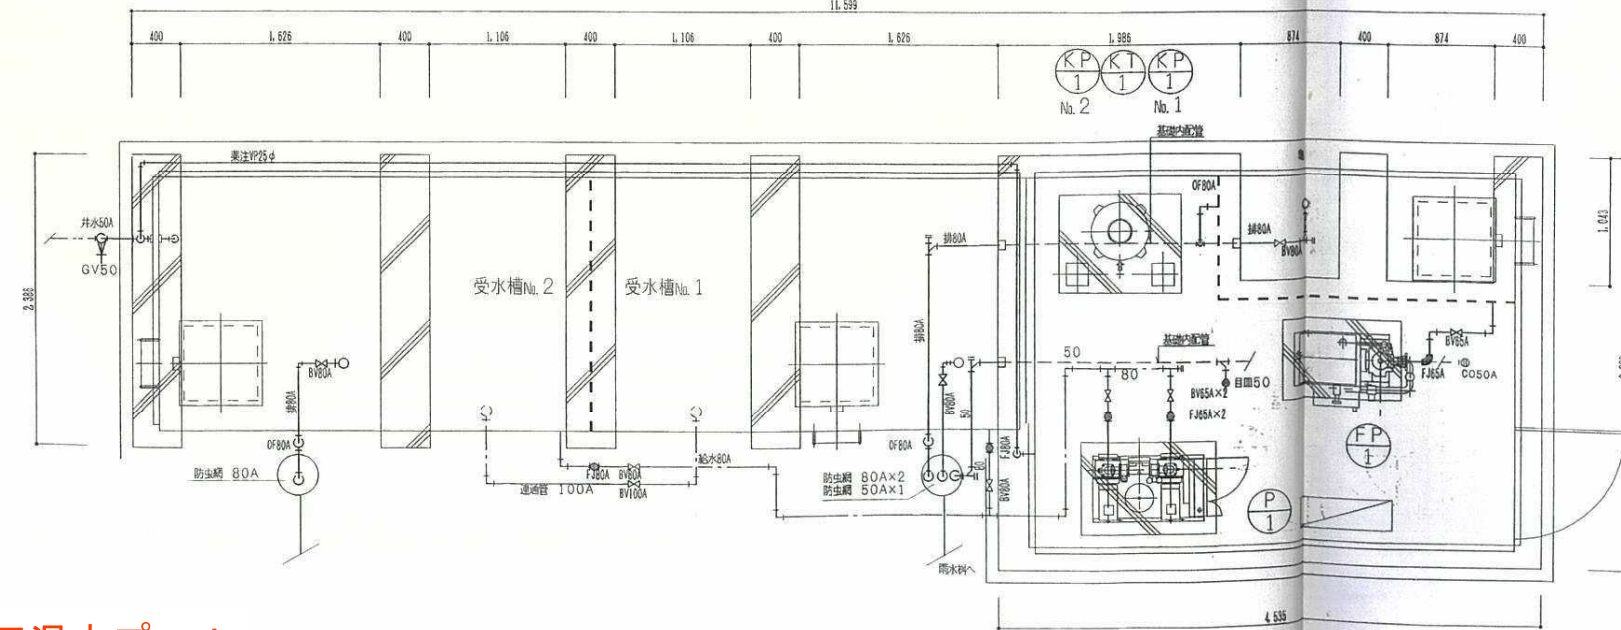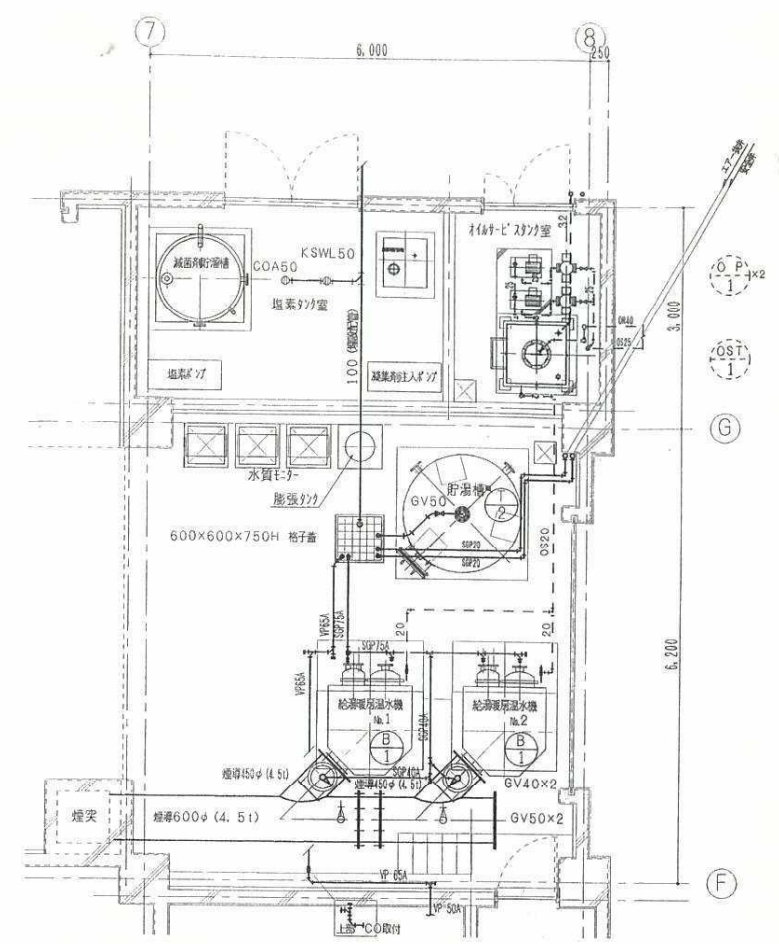

磐田温水プール

図名 衛生設備 1階機械室・受水槽廻り詳細図	工事名 令和8年度福田屋内スポーツセンター外1施設 下水道用減算メーター取替修繕	図番 11 67	縮尺 1/30	設計 計	製図 図	所長 長	DATE	
--------------------------------------	--	----------------------------	-----------------------	--------------------	--------------------	--------------------	-------------	--

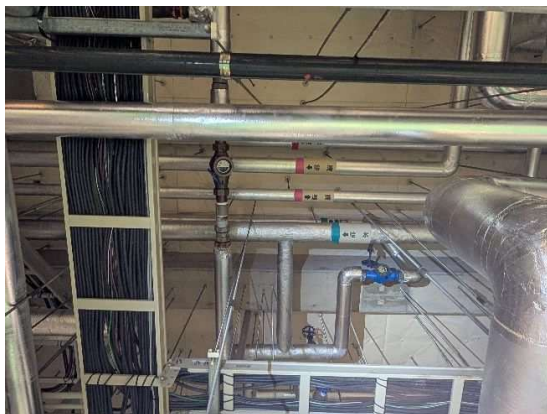


既設減算メーター 50 A
検満期限：令和 9 年 1 月



既設減算メーター 40 A
検満期限：令和 8 年 11 月

磐田温水プール

令和 8 年度
福田屋内スポーツセンター外 1 施設
下水道用減算メーター取替修繕
現場状況写真

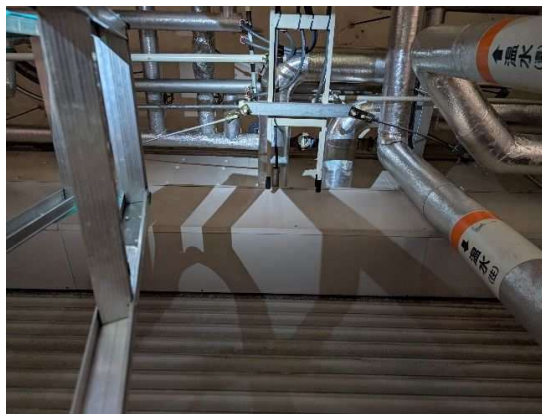

既設減算メーター 40 A
検満期限：令和 8 年 11 月